




PIANTA PIANO SECONDO

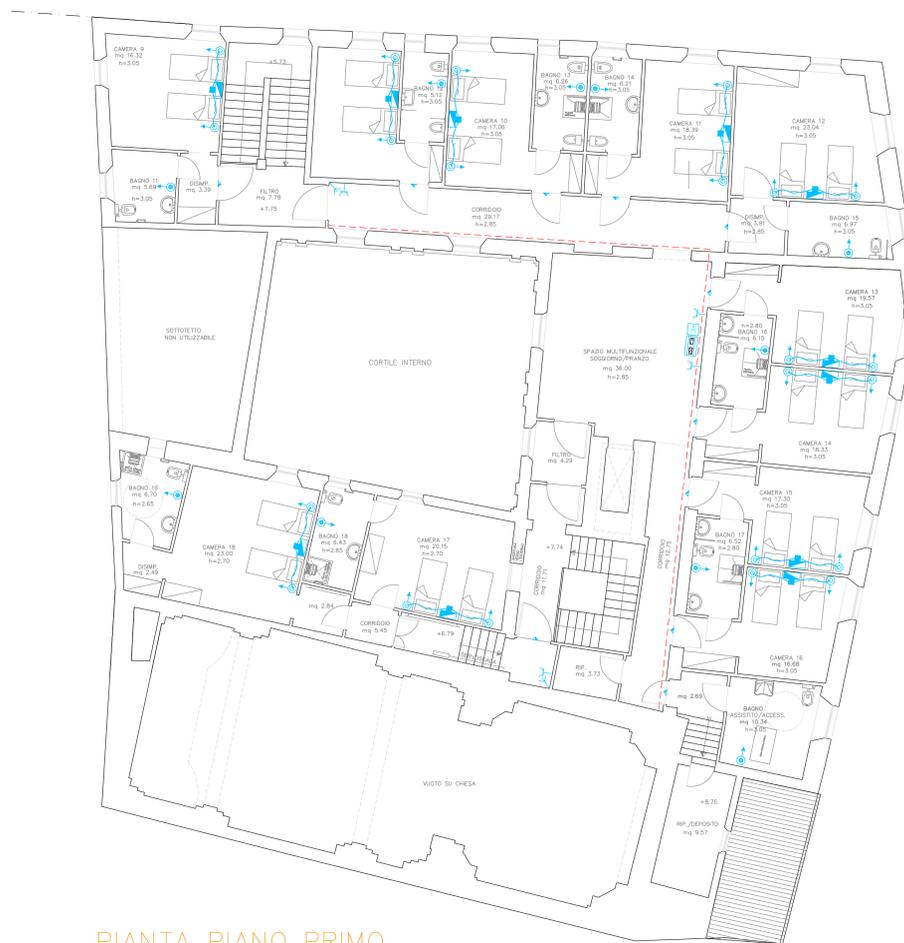


PIANTA PIANO PRIMO


### LEGENDA IMPIANTO ELETTRICO

- QUADRO GENERALE ESISTENTE
- CENTRALINA CHIAMATA MOD.2MC625 BITICINO (o equivalente)
- ADATTATORE CENTR.CHIAMATA MOD.P10285 BITICINO (o equivalente)
- TOUCH PANNELL MOD.ZNC516 BITICINO (o equivalente)
- ALIMENTATORE MOD.E40121 BITICINO (o equivalente)
- PERELLA DI CHIAMATA MOD.E50315 BITICINO (o equivalente)
- SPIA DI SEGNALAZIONE FUORI PORTA MOD.ZNC650 BITICINO (o equivalente)
- ANTENNA RIPETITORE MOD.ZNC555 BITICINO (o equivalente)
- PULSANTE A TIRANTE MOD.ZNC670 BITICINO (o equivalente)
- PASSERELLA A FILO ESISTENTE
- PRESA UNEL / BIPASSO DA 16A

### DETTAGLIO TOUCH PANNELL mod. ZNC516 (o equivalente)

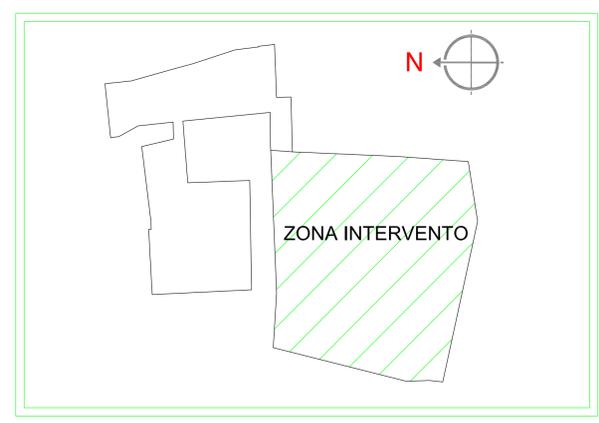

### DETTAGLIO PERELLA DI CHIAMATA mod. E50315 (o equivalente)

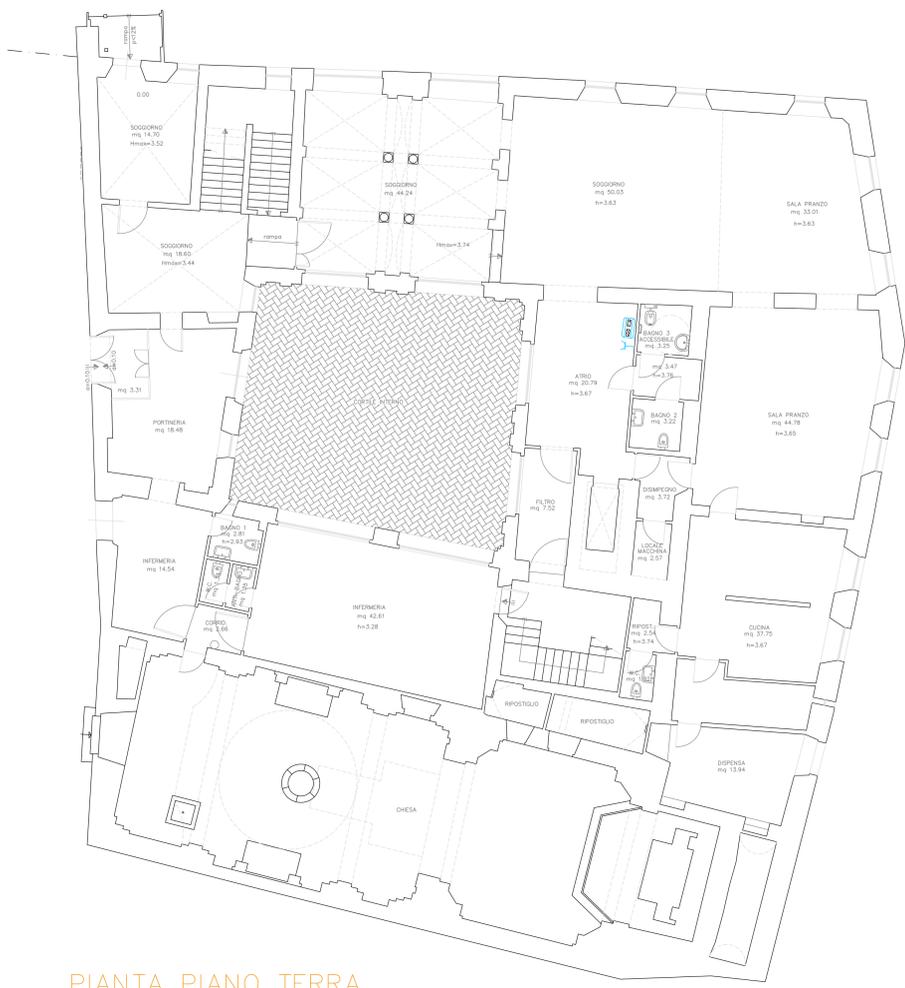

PIANTA PIANO TERRA

### LEGENDA IMPIANTO DI SEGNALAZIONE CHIAMATA

Gli AVI lampeggiano con diversi colori ed emettono diversi suoni in base alla tipologia di chiamata in corso.

Colori	Tipo di Chiamata	Ricevitore Sounder
<span style="color: orange;">▲</span> <b>AMBRA</b>	Chiamata Infermiera Normale	1 Secondo ON – 3 Secondi OFF
<span style="color: yellow;">▲</span> <b>GIALLO</b>	Chiamata Assistenza	1 Secondo ON – 1 Secondo OFF
<span style="color: red;">▲</span> <b>ROSSO</b>	Chiamata Emergenza	¼ Secondo ON – ¼ Secondo OFF
<span style="color: blue;">▲</span> <b>BLU</b>	Chiamata Cardiaco	¼ Secondo ON – ¼ Secondo OFF
<span style="color: green;">▲</span> <b>VERDE</b>	Presenza Infermiera	Silenzioso
<span style="color: purple;">▲</span> <b>VIOLA</b>	Test Follow Me	Silenzioso

**Politecnos**  
progettazione - consulenza - servizi

SEDE: via Claudio Treves n.9  
61032 - Bellocchi di Fano (PU)  
tel. 0721/855772 - fax 0721/859133  
E-mail: politecnos@gmail.com

committente: **A.S.P. PERGOLA**  
Sede: via Mameli, - 61045 - Pergola (PU)

tavola: **E1**

fabbricato: **CORPO A) - CENTRO ANZIANI** sito in via Mameli, 6 - Pergola

oggetto: **PROGETTO IMPIANTO DI CHIAMATA WIRELESS**

scala: **1:100**

data: **18/09/2019**

ref: **19.P081**

Timbro

Per. Ind. Donatello Rossini  
responsabile interno del progetto:

Per. Ind. Donatello Rossini  
professionista:

www.politecnos.net