




PIANTA PIANO PRIMO

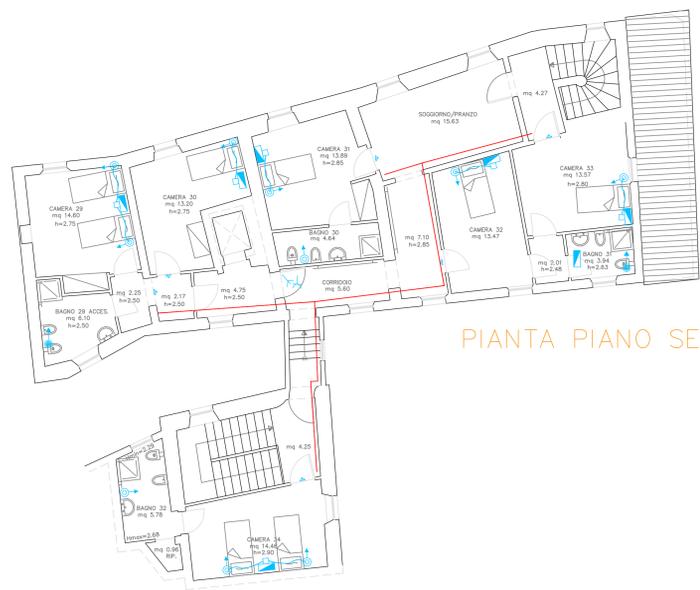

PIANTA PIANO SECONDO


LEGENDA IMPIANTO ELETTRICO

- CENTRALINA CHIAMATA MOD.2 ZNC625 BITICINO (o equivalente)
- ADATTATORE CENTR.CHIAMATA MOD.P10285 BITICINO (o equivalente)
- TOUCH PANNELL MOD.ZNC516 BITICINO (o equivalente)
- ALIMENTATORE MOD.E40121 BITICINO (o equivalente)
- PERELLA DI CHIAMATA MOD.E50315 BITICINO (o equivalente)
- SPIA DI SEGNALAZIONE FUORI PORTA MOD.ZNC650 BITICINO (o equivalente)
- ANTENNA RIPETITORE MOD.ZNC555 BITICINO (o equivalente)
- PULSANTE A TIRANTE MOD.ZNC670 BITICINO (o equivalente)
- TUBAZIONE A VISTA BUS DATI
- PRESA UNEL / BIPASSO DA 16A


DETTAGLIO  
TOUCH  
PANNELL  
mod. ZNC516  
(o equivalente)



PIANTA PIANO MEZZANINO

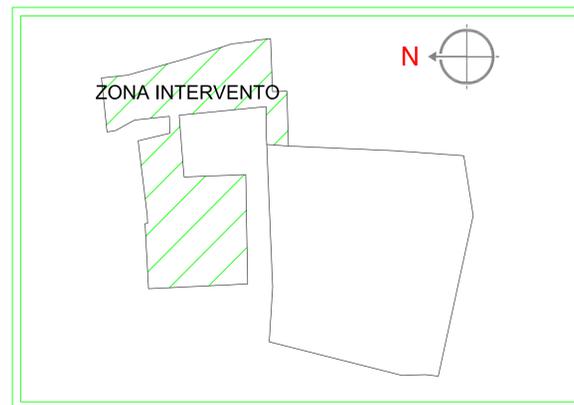

DETTAGLIO  
PERELLA  
DI CHIAMATA  
mod. E50315  
(o equivalente)

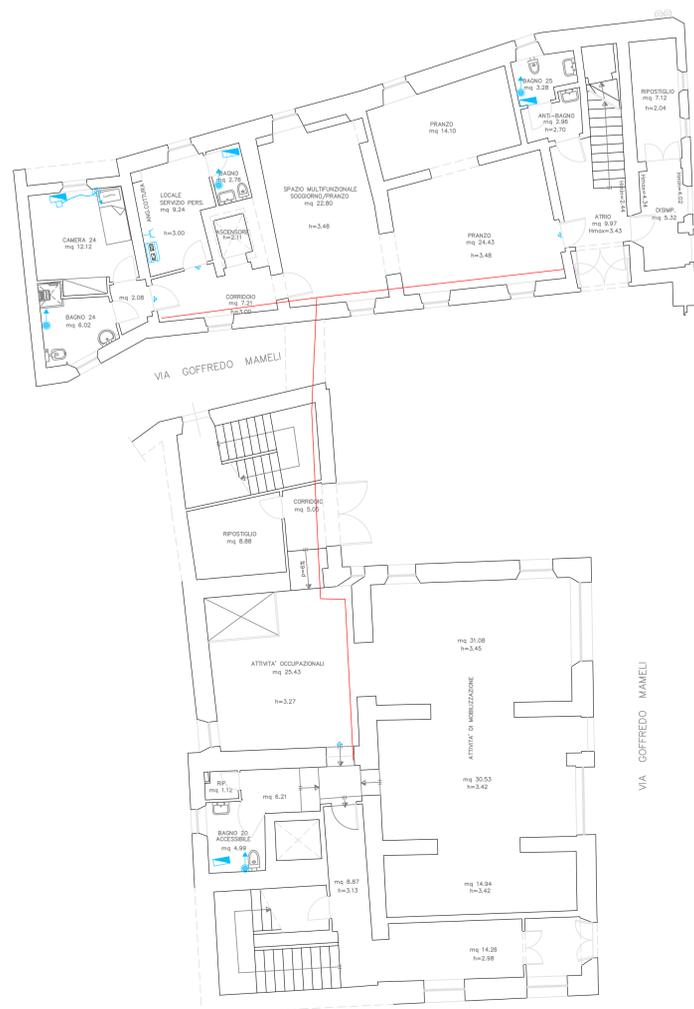

PIANTA PIANO TERRA

LEGENDA IMPIANTO DI SEGNALAZIONE CHIAMATA



Gli AVI lampeggiano con diversi colori ed emettono diversi suoni in base alla tipologia di chiamata in corso.

| Colori | Tipo di Chiamata            | Ricevitore Sounder           |
|--------|-----------------------------|------------------------------|
| AMBRA  | Chiamata Infermiera Normale | 1 Secondo ON – 3 Secondi OFF |
| GIALLO | Chiamata Assistenza         | 1 Secondo ON – 1 Secondo OFF |
| ROSSO  | Chiamata Emergenza          | ¼ Secondo ON – ¼ Secondo OFF |
| BLU    | Chiamata Cardiaco           | ¼ Secondo ON – ¼ Secondo OFF |
| VERDE  | Presenza Infermiera         | Silenzioso                   |
| VIOLA  | Test Follow Me              | Silenzioso                   |



Politecnos snc. coop.  
Via C. Trossa, 9 - 61032 Fano (PU) Italy  
T. +39 0723 855772 - politecnos@gmail.com  
C.S. / R.I.A. 02291460413  
Iscrizione Albo Cooperative A201913

committente **A.S.P. PERGOLA** Sede: via Mameli, - 61045 - Pergola (PU) tavola **Eb1**

fabbricato **CORPO B) - CENTRO ANZIANI** sito in via Mameli, 6 - Pergola rev.

oggetto **PROGETTO IMPIANTO DI CHIAMATA WIRELESS**

scala **1:100** data **05/2023** rif. --- timbro

responsabile interno del progetto **Per. Ind. Donatello Rossini** professionista **Per. Ind. Donatello Rossini**

